

COMUNE DI BARRAFRANCA (PROV. ENNA)

PROGETTO: LAVORI DI MANUTENZIONE, STRAORDINARIA DELL'IMPIANTO DI RISCALDAMENTO ED ERGICENTAMENTO ENERGETICO DEI PLESSI SCOLASTICI SAN GIOVANNI BOSCO ED EUROPA

COMMITTENTE:
Comune di Barrafranca

PROGETTISTA:
Dot. Ing. PAOLO G. BONANNIO
Via Lupo Tratturo, 5 - Barrafranca (EN)


UBICAZIONE:
Plesso scolastico: San Giovanni Bosco

OGGETTO: -progetto esecutivo-
Pianta piano terra

ELAB.: 3-1/a SCALA: 1:100

VISTI ED APPROVAZIONI

LEGENDA	
Zone servite: Piano Terra	Zone servite: Piano Piano
mandato: ---	ACCIAIO DN 65 (inertata)
mandato: ---	PEX DN 63/51,4 (rete primaria)
mandato: ---	PEX DN 50/40,8 (rete primaria)
mandato: ---	PEX DN 40/32,0 (rete primaria)
mandato: ---	PEX DN 32/26,0 (rete primaria)
mandato: ---	
doppia tub.: ---	PEX DN 40/32,0 (rete di collegamento)
doppia tub.: ---	PEX DN 32/26,0 (rete di collegamento)
doppia tub.: ---	RAAME DN 20 (linee zona-radiatori)
	Centrale di zona
	Canviedo collettore di zona
	Radiatore
xx el	Numero elementi

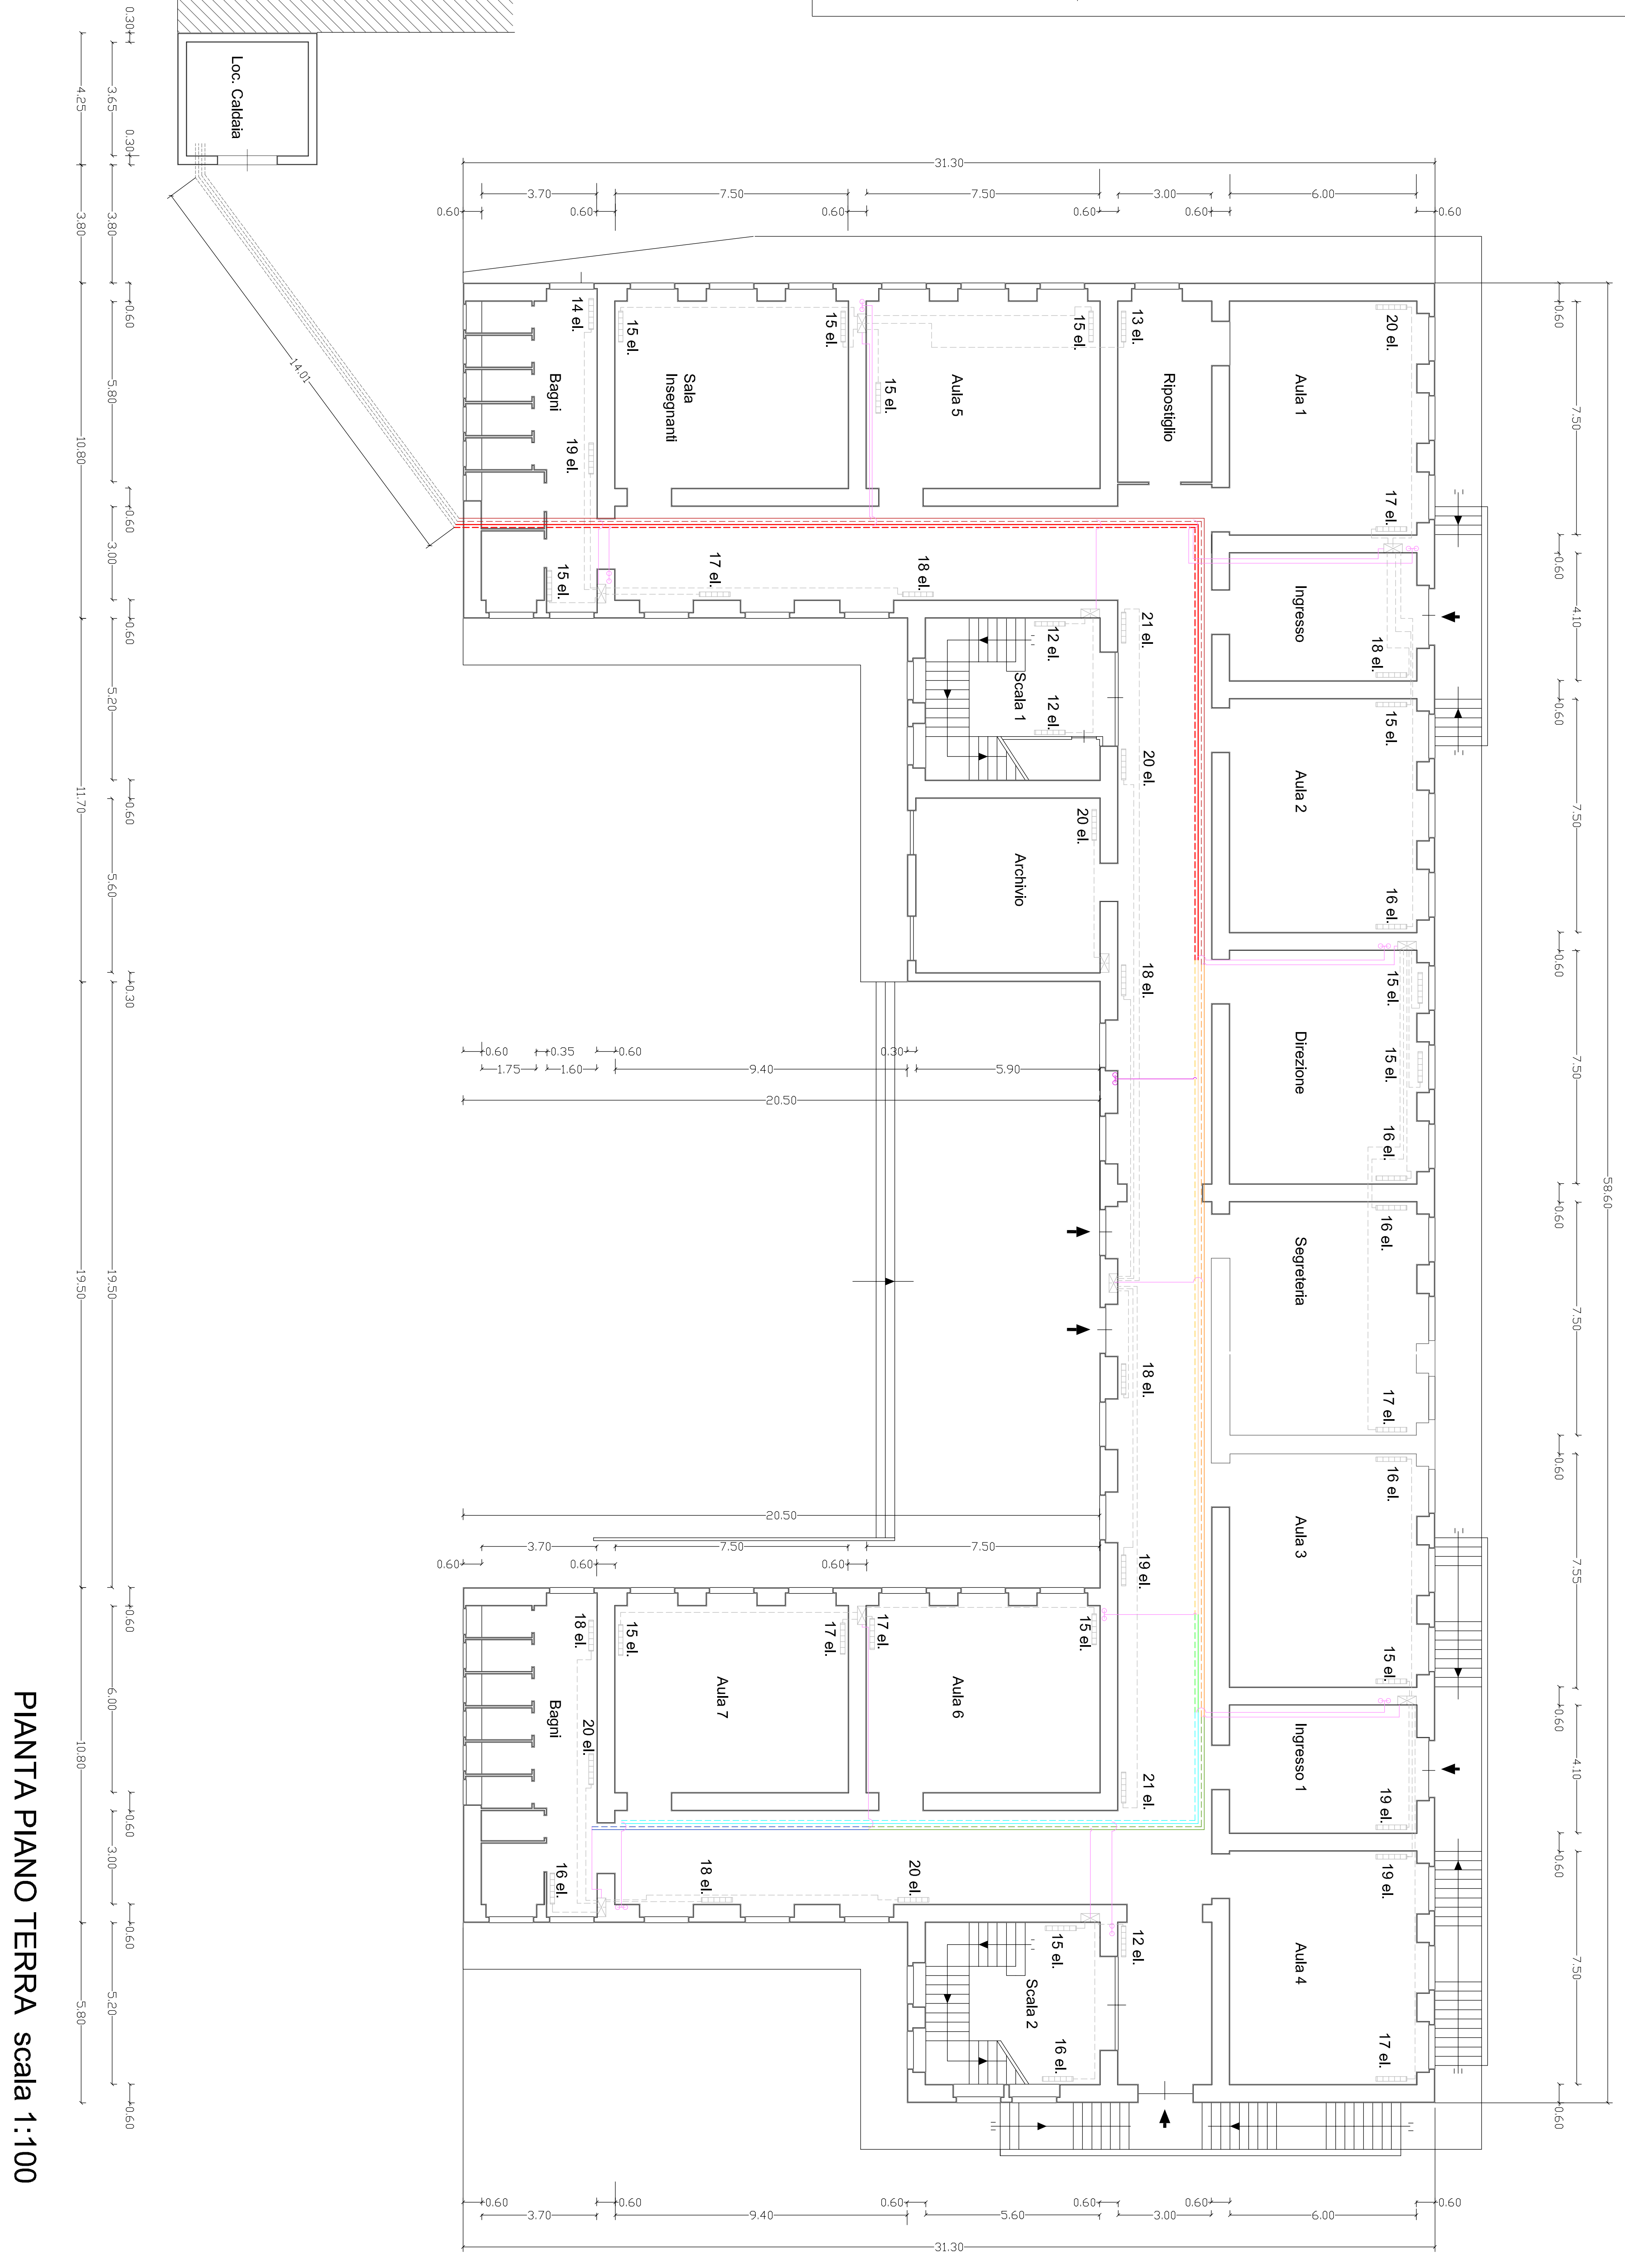

PIANTA PIANO TERRA scala 1:100