

**STUDIO TECNICODI PROGETTAZIONE BONANNO**  
 COMUNE DI BARRAFRANCA (PROV. ENNA)

**PROGETTO:** LAVORI DI MANUTENZIONE STRAORDINARIA DELL'IMPIANTO DI RISCALDAMENTO ED EFFICIENTAMENTO ENERGETICO DEI PLESSI SCOLASTICI SAN GIOVANNI BOSCO ED EUROPA

**COMMITTENTE:**  
 Comune di Barrafranca

**UBICAZIONE:**  
 Plesso scolastico: EUROPA  
 Dot. Ing. PAOLO G. BONANNO  
 Via Lago Trasimeno, 5 - Barrafranca (EN)


**OGGETTO:** -progetto esecutivo-  
 Pianta piano primo

**ELAB.:** 3-2/b

**SCALA:** 1:100

VISTI ED APPROVAZIONI

- LEGENDA**
- doppiata lina. --- RAME DN 20 (linee zona-radiatori)
  - ☒ Centrale di zona
  - Cavedio collettore di zona
  - Radiatore
  - xx el. Numero elementi

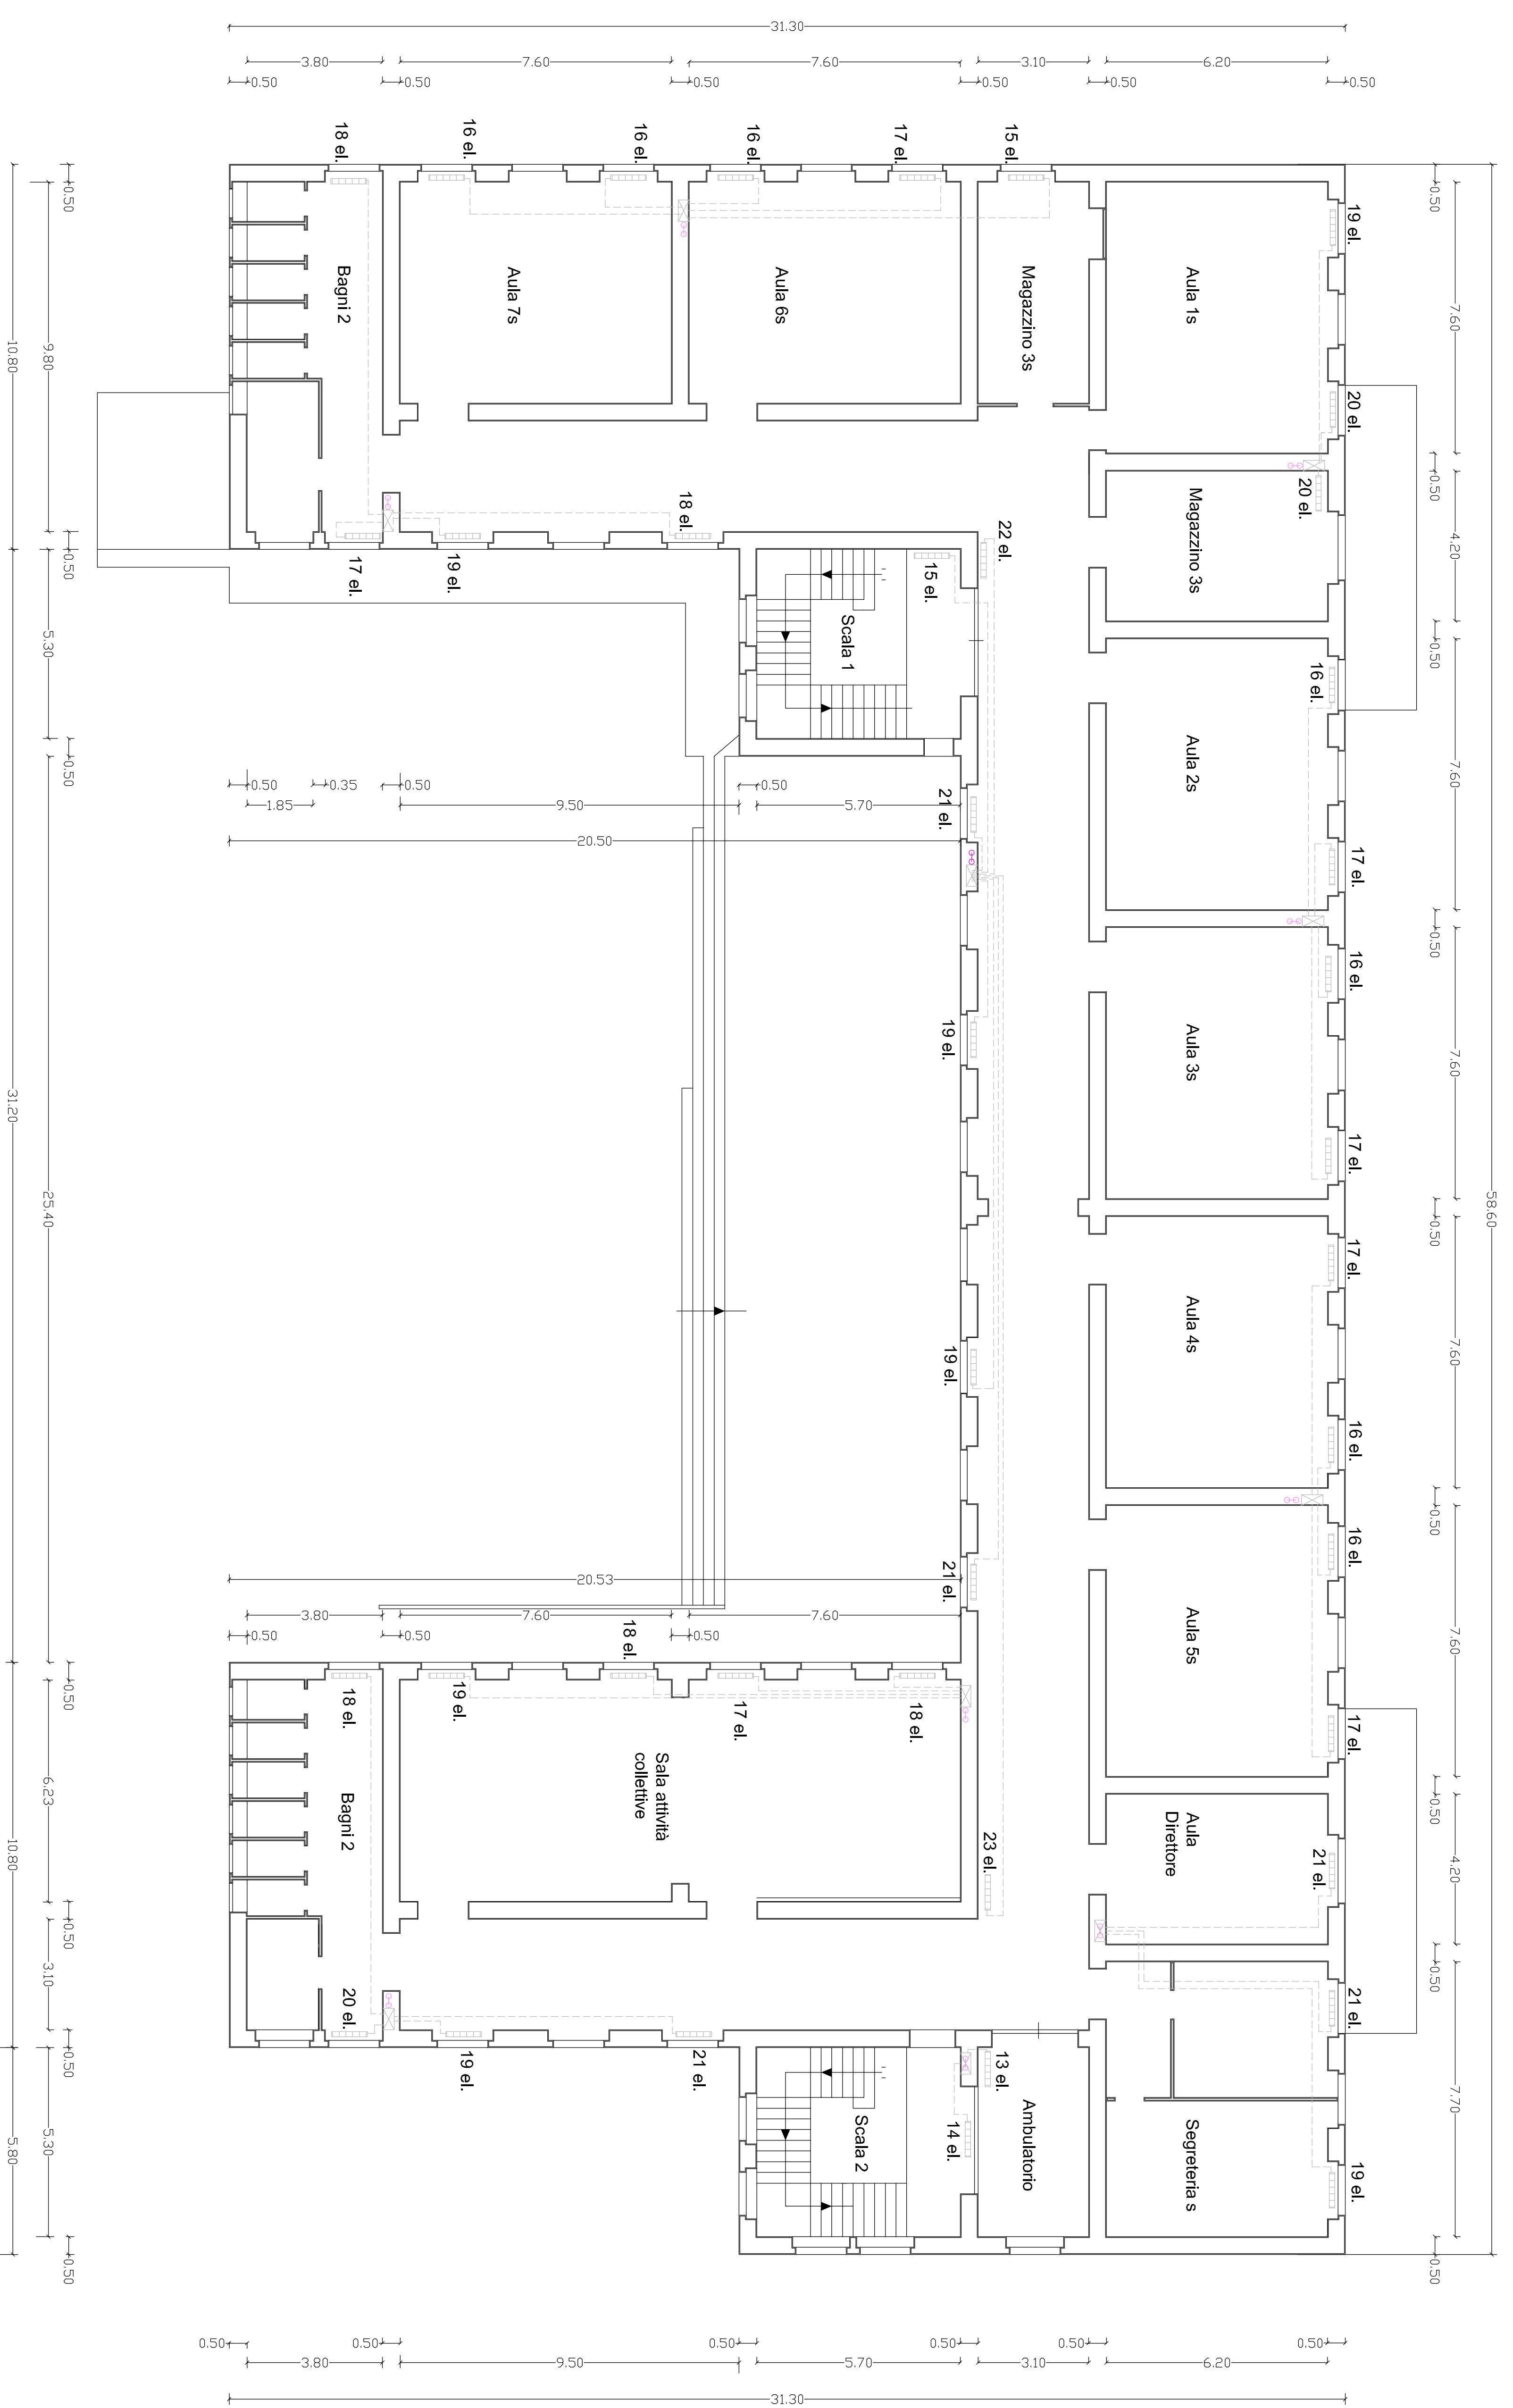

PIANTA PIANO PRIMO scala 1:100